


	COR	PERNA	ESPESURA
1	7	0.10	
2	7	0.20	
3	7	0.30	
4	7	0.40	
5	7	0.50	
6	7	0.60	
7	7	0.25	
8	7	0.05	
9	7	0.15	
10	10	0.15	
12	12	0.20	
30	30	0.30	
61	61	0.20	
86	86	0.15	
94	94	0.20	
132	132	0.20	
140	140	0.20	
160	160	0.20	
210	210	0.20	
252	252	0.15	
251	251	0.05	
252	7	0.20	
253	253	0.20	
DEMÁS CORES			0.15
MESMA COR DO OBJETO			

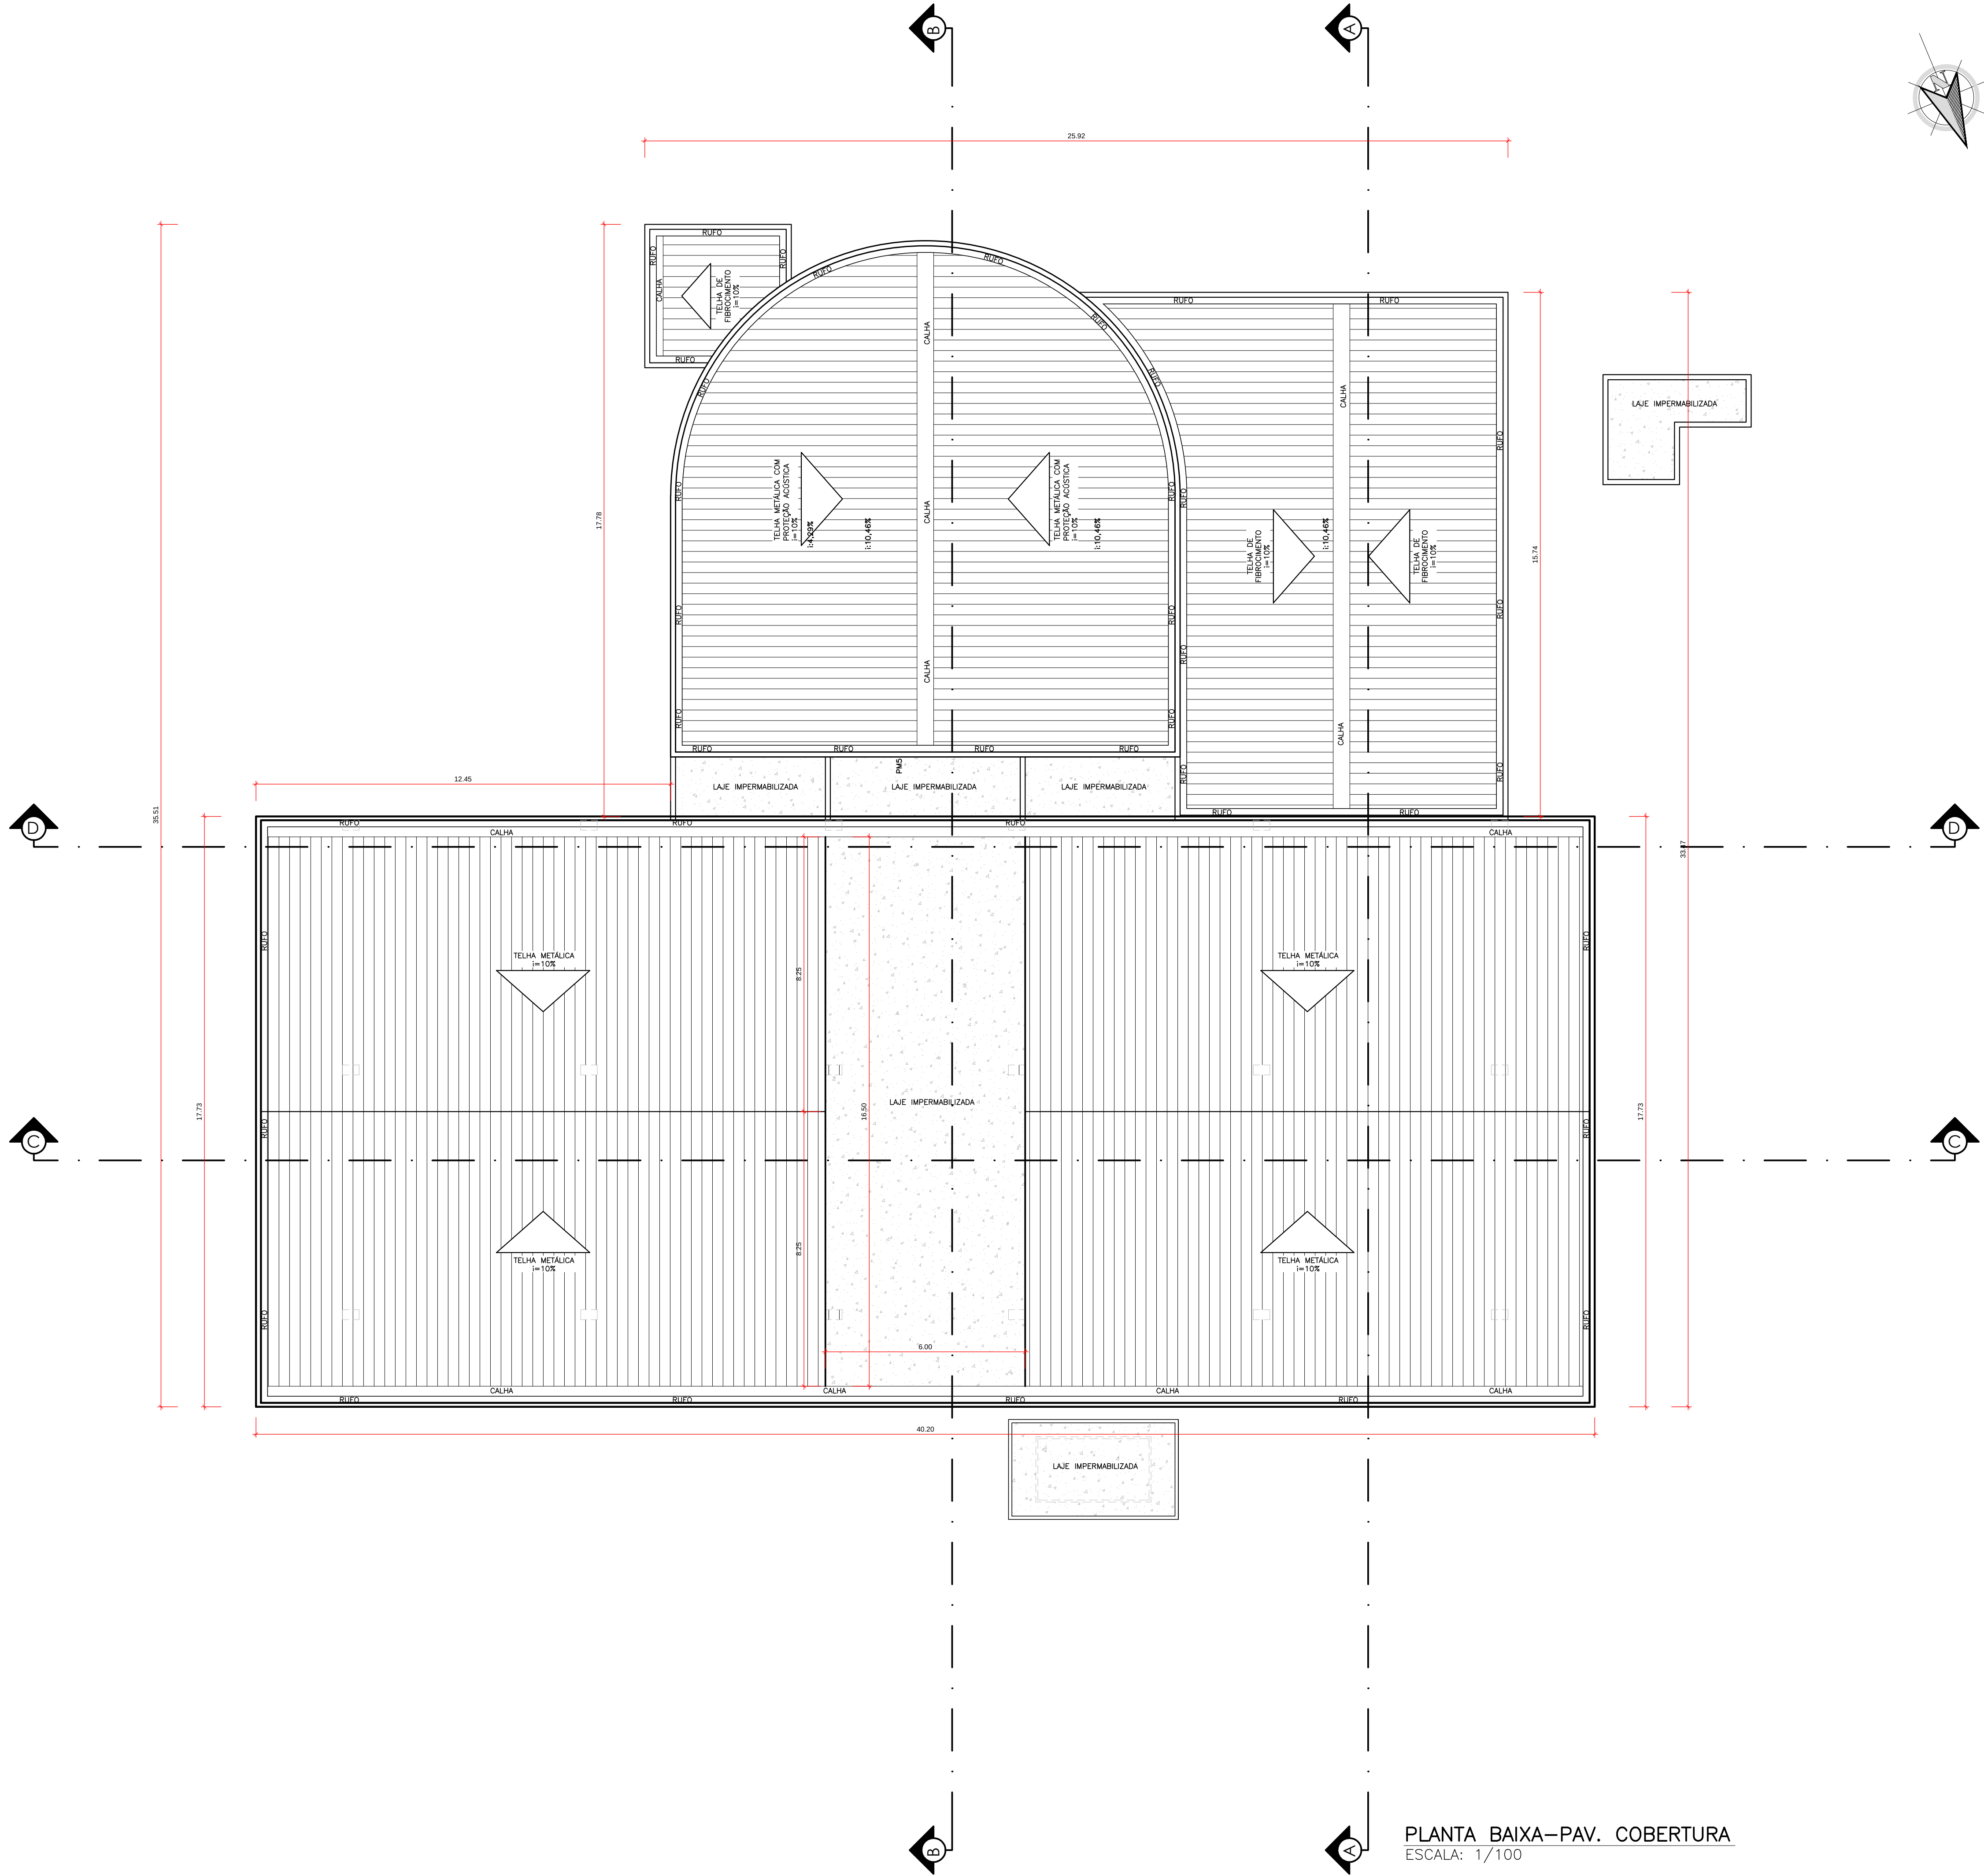

PLANTA BAIXA-PAV. COBERTURA
ESCALA: 1/100

REVISÃO	DESCRIÇÃO	AUTOR	DATA
R00		ROBERTO	10/04/2019


CLIENTE:



CREMESE

Conselho Regional de Medicina do Estado de Sergipe

CONTRATADA:

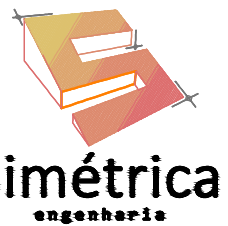

T +55 (79) 9 997115-90
E-MAIL CONTATO.SIMETRICAENGENHARIA.ENG@GMAIL.COM
RUA DR. JOSÉ MACHADO DE SOUZA, 120, SALA 811
BAIRRO JARDINS, ARACAJU/SE
CEP: 49.025-740

APROVAÇÕES:

RESPONSÁVEL TÉCNICO	CAU	VISTO
ROBERTO MAIA FONSECA DE JESUS	A55548-7	

TIPO DE PROJETO

PROJETO ARQUITETÔNICO DE REFORMA

CONTEÚDO DA PRANCHA:

PLANTA DE COBERTURA

NOME DO EMPREENDIMENTO:

CONSELHO REGIONAL DE MEDICINA DO ESTADO DE SERGIPE

ENDEREÇO DO EMPREENDIMENTO:

RUA BOQUIM, Nº 589, BAIRRO CENTRO, ARACAJU/SE

ESCALA:	FASE:	DATA DE EMISSÃO:	DATA DA ÚLTIMA REVISÃO:	REVISÃO:	CLASSE:
1/100	EXECUTIVO	10/04/2019	10/04/2019	R00	EDF
DESENHO:		NOME DO ARQUIVO:			
ROBERTO		PE-EDF-ARQ-06-12_R00			

06/12