


	COR	PERÍM	ESPESURA
1	7	0.10	
2	7	0.20	
3	7	0.30	
4	7	0.40	
5	7	0.50	
6	7	0.60	
7	7	0.25	
8	7	0.05	
9	7	0.15	
10	10	0.15	
12	12	0.20	
30	30	0.30	
61	61	0.20	
86	86	0.15	
94	94	0.20	
132	132	0.20	
140	140	0.20	
160	160	0.20	
210	210	0.20	
250	250	0.15	
251	251	0.05	
252	7	0.20	
253	253	0.20	
FORMAS CORES			0.15
MESMA COR DO OBJETO			

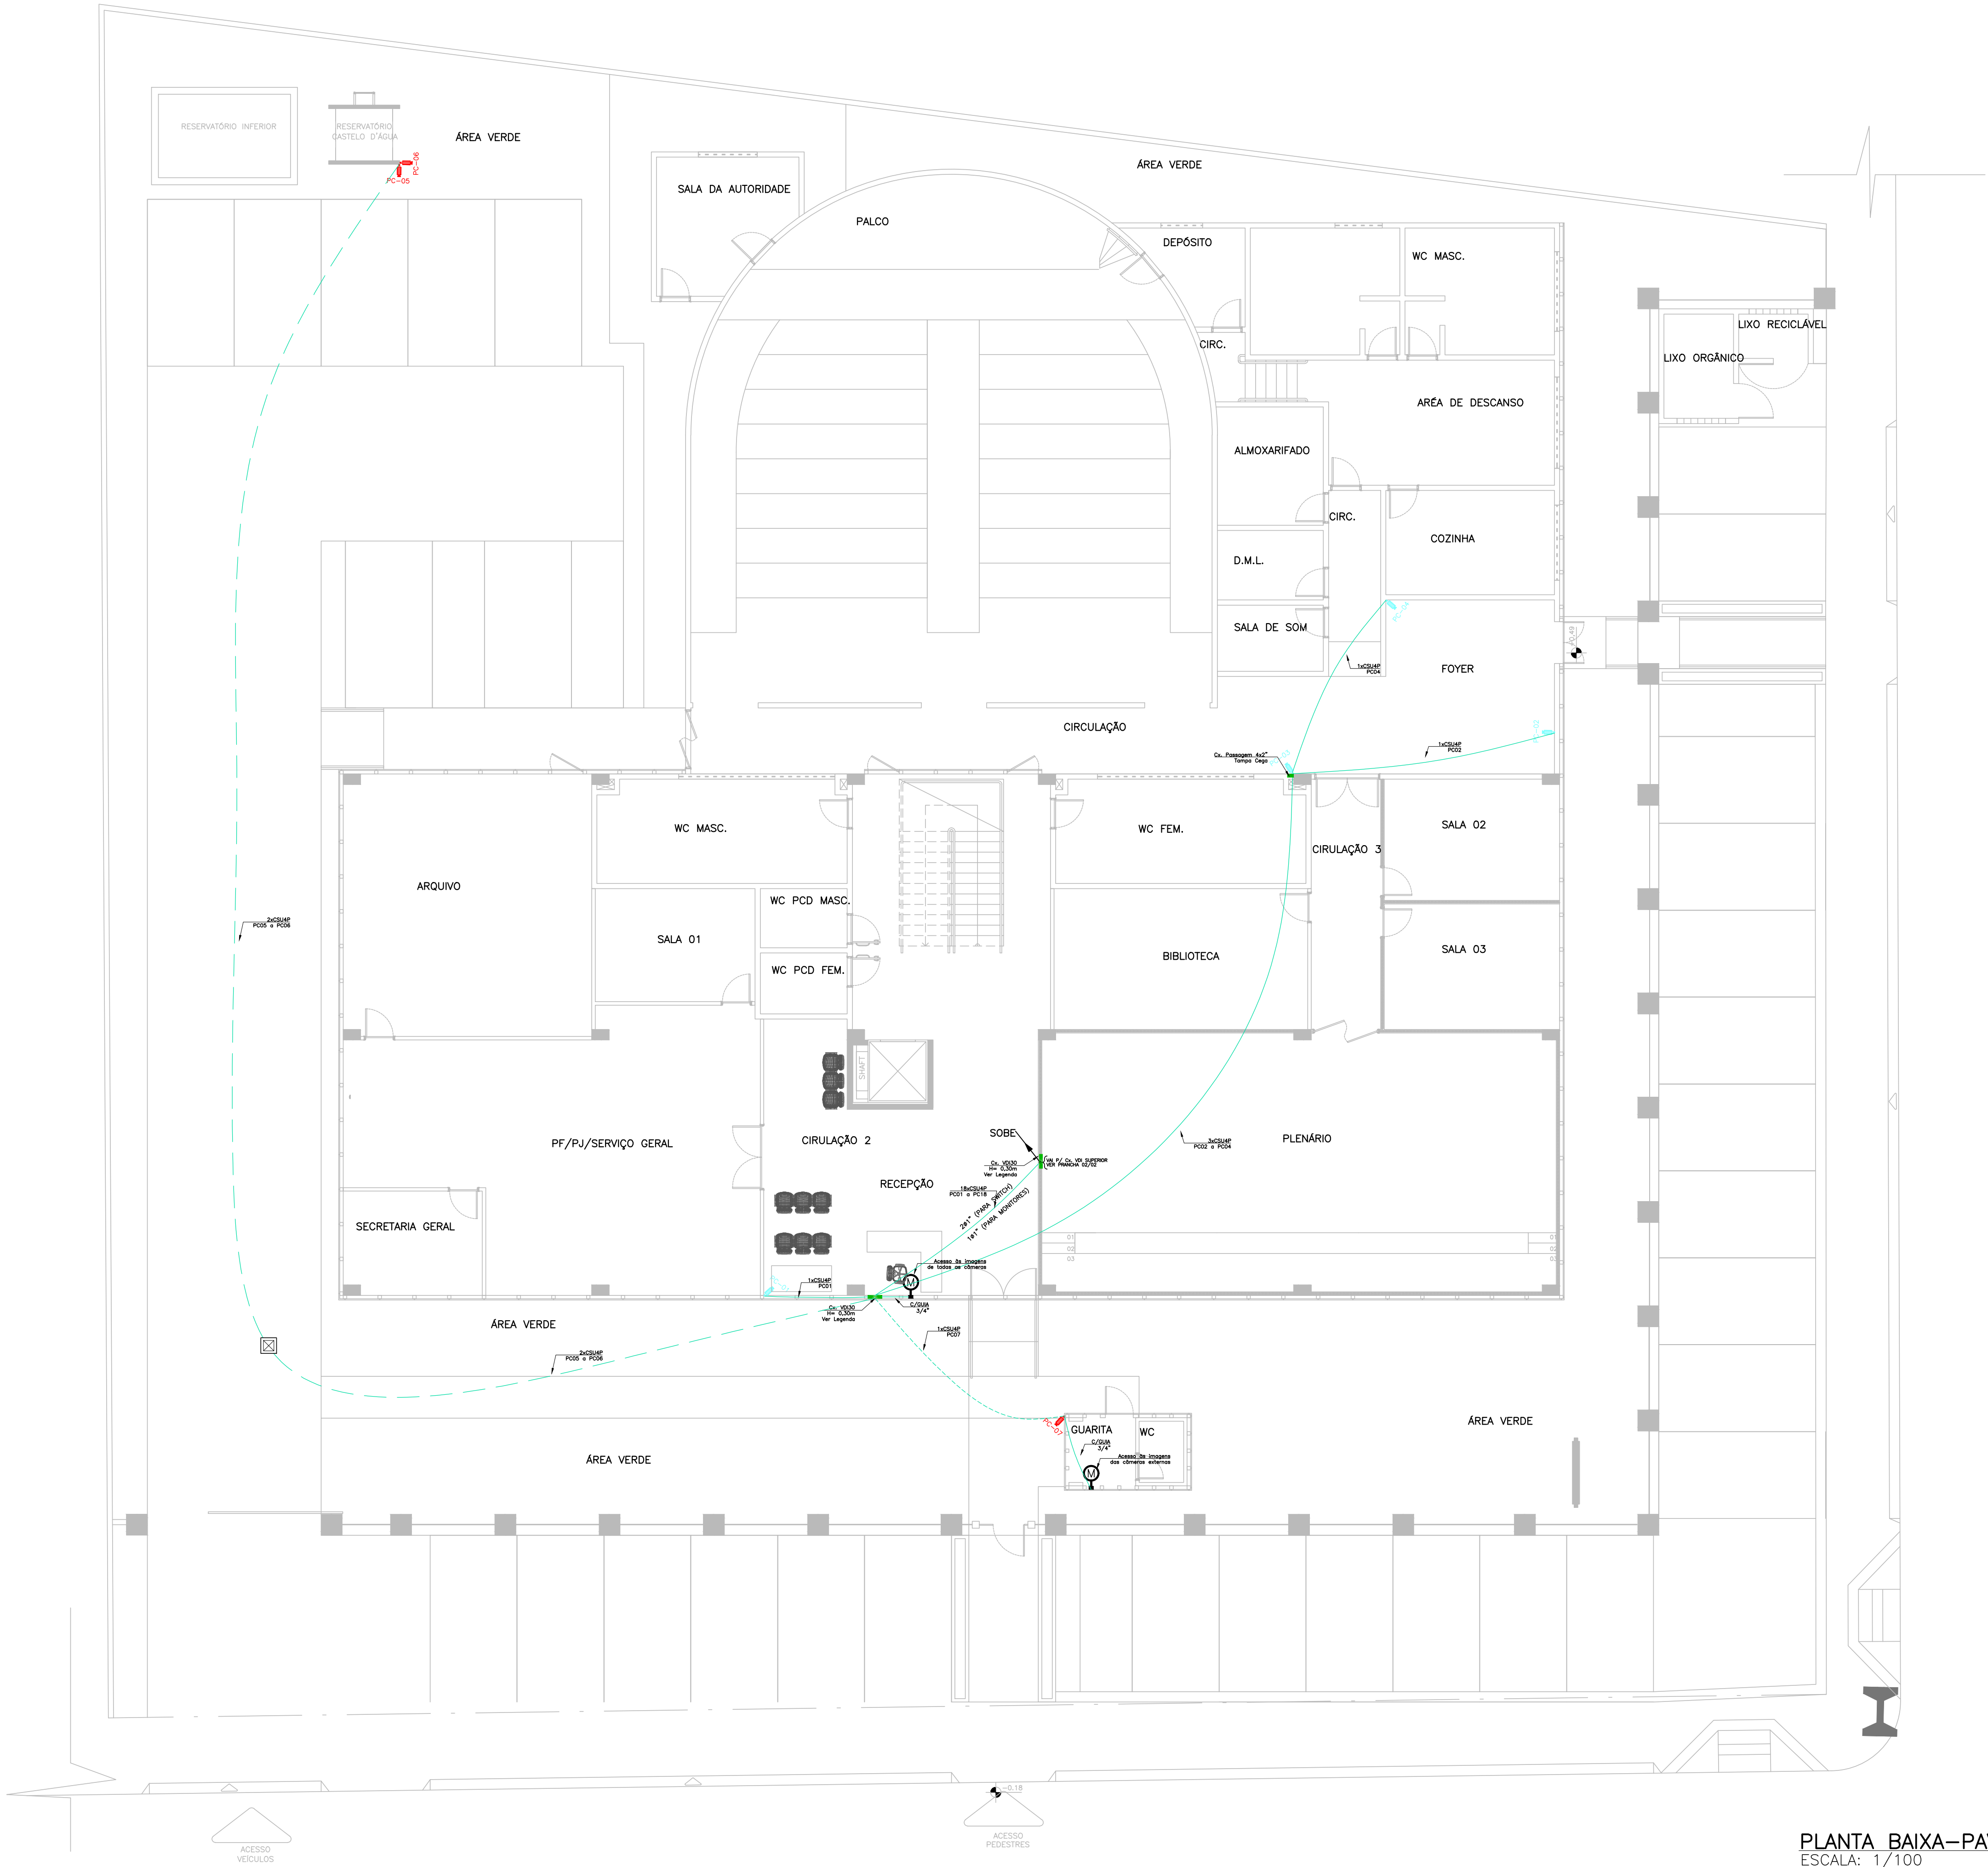

PLANTA BAIXA-PAV. TÉRREO
ESCALA: 1/100

LEGENDA

SÍMBOLO	DESCRIÇÃO
	CÂMERA IP BULLET FuiHD varifocal VIP 3230 VF, OU SIMILAR, INTELBRAS
	CÂMERA IP BULLET FuiHD varifocal VIP 3230 VF, OU SIMILAR, INTELBRAS
	CAIXA DE PASSAGEM VDI DE EMBUTIR DE PVC ANTI-CHAMA E ISOLANTE NA COR BRANCA, DIMENSÕES E ALTURA CONFORME INDICADO EM PROJETO, COMUM PARA OS SISTEMAS DE CÂMERAS E CABEAMENTO ESTRUTURADO, FABRICANTE TIGRE.
	ELETRODUTO PVC FLEXÍVEL CORRUGADO #25mm SOBRE O FORRO
	ELETRODUTO PVC RÍGIDO ROSQUEÁVEL #25mm SOB PISO
	CAIXA DE PASSAGEM VDI 30 DE EMBUTIR DE PVC ANTI-CHAMA E ISOLANTE NA COR BRANCA, 30x30x8,5cm (AxLxP) INSTALADA A 0,50m DO PISO, COMUM PARA OS SISTEMAS DE CÂMERAS E CABEAMENTO ESTRUTURADO, FABRICANTE TIGRE.
	CAIXA DE PASSAGEM COM DIMENSÕES 30x30x50cm, EMBUTIDA NO PISO.

#OBS: Os eletrodutos de diâmetro não especificado possuem #3/4" (rígidos rosqueáveis)

ITEM	UNID	QTD
CÂMERA IP BULLET FuiHD varifocal VIP 3230 VF, OU SIMILAR, INTELBRAS	UNID	18,0
CABO GIGALAN CAT.6 U/UTP 4 PARES, FABRICANTE TIGRE	M	885,00
CAIXA DE PASSAGEM VDI DE EMBUTIR DE PVC ANTI-CHAMA E ISOLANTE NA COR BRANCA, FABRICANTE TIGRE	UNID	3,0
CAIXA VDI 30X30CM DE EMBUTIR DE PVC ANTI-CHAMA E ISOLANTE NA COR BRANCA, FABRICANTE TIGRE	UNID	3,0
ELETRODUTO PVC FLEXÍVEL CORRUGADO #3/4" SOBRE O FORRO	M	180,22
ELETRODUTO PVC FLEXÍVEL CORRUGADO #1" SOBRE O FORRO	M	106,00
ELETRODUTO PVC RÍGIDO ROSQUEÁVEL #25mm EMBUTIDO NO PISO	M	74,75
CABO COAXIAL RG-6	M	31,50

NOTAS:

#OBS: Os eletrodutos de diâmetro não especificado possuem #3/4"

1-0 cabeamento para imagem será o Coaxial RG-6, blindado em malha 90% e isolamento branco em polietileno;

2-0 Cabo utilizado será o GigaLan Cat.6 U/UTP-Furukawa não blindado, 4 pares trançados compostos de condutores sólidos de cobre nu, 23 AWG, isolados em polietileno especial. Capa externa cinza em PVC não propagante à chama;

3-Os eletrodutos para uso interno serão de PVC rígidos, classe A, flexíveis corrugados e flexíveis corrugados reforçados, conforme NBR 15465;

4-Os eletrodutos para uso externo enterrados com seção até #1" serão de PVC rígidos rosqueáveis, classe A, conforme NBR 15465;

5-Os eletrodutos para uso externo enterrados com seção superior a #1" serão corrugados de polietileno de alta densidade (PEAD), conforme NBR 15715;

REVISÃO	DESCRIÇÃO	AUTOR	DATA
R00		JONATAS	27/04/2019
R01	Inserido câmera dentro da Sala de Informática	JONATAS	10/07/2019

CLIENTE:

CONTRATADA:

T +55 (79) 9 997115-90
E-MAIL CONTATO.SIMETRICAENGENHARIA.ENG@GMAIL.COM
RUA DR. JOSÉ MACHADO DE SOUZA, 120, SALA 811
BAIRRO JARDINS, ARACAJU/SE
CEP: 49.025-740

JONATAS GUEDES MOURA PENINE	0514874759	
RESPONSÁVEL TÉCNICO	CREA	VISTO
JONATAS GUEDES MOURA PENINE	0514874759	
AUTOR DO PROJETO	CREA	VISTO
TIPO DE PROJETO	PROJETO DE REFORMA	
CONTEÚDO DA PRANCHA:	PROJETO DE CFTV - TÉRREO	
NOME DO EMPREENDIMENTO:	CONSELHO REGIONAL DE MEDICINA DO ESTADO DE SERGIPE	
ENDEREÇO DO EMPREENDIMENTO:	RUA BOQUIM, Nº 589, BAIRRO CENTRO, ARACAJU/SE	
APROVADO:	FASE:	DATA DE EMISSÃO:
TITO	EXECUTIVO	10/04/2019
	DESENHO:	10/07/2019
	JONATAS	R1
		EDF
		01
		02
		PE-EDF-CFTV-01-02_R1

ESCALA:	
1/100	
SIMETRICA ENGENHARIA EIRELI	