


LEGENDA	
	- DGT
	- CAIXA DE (4"x4")
	- ELETROCALHA LISA SOBRE O FORRO.
	- TUBULAÇÃO SOBRE O FORRO OU EMBUTIDO NO DRY-WALL.
	- CAIXA DE (60x60cm) A 1,30m DO PISO.
	- RACK FECHADO PARA EQUIPAMENTOS 44 U
	- TOMADA DUPLA PARA COMPUTADOR(AP) A 2,40 cm DO PISO

- NOTAS:**
- OS CABOS UTP DEVERÃO SER CAT. 6
 - TODOS OS ELETRODUTOS DEVERÃO SER NÃO PROPAGANTE A CHAMAS;
 - DEVERÁ SER EXECUTADO O AS BUILT DA INFRA-ESTRUTURA E PONTOS, APÓS CONCLUSÃO DOS SERVIÇOS;
 - A ENTRADA DE TELEFONIA ATUAL SERÁ UTILIZADA, DEVEDO O CABO SER PROLONGADO PARA A POSIÇÃO DO RACK DE EQUIPAMENTOS NO PAVIMENTO SUPERIOR.

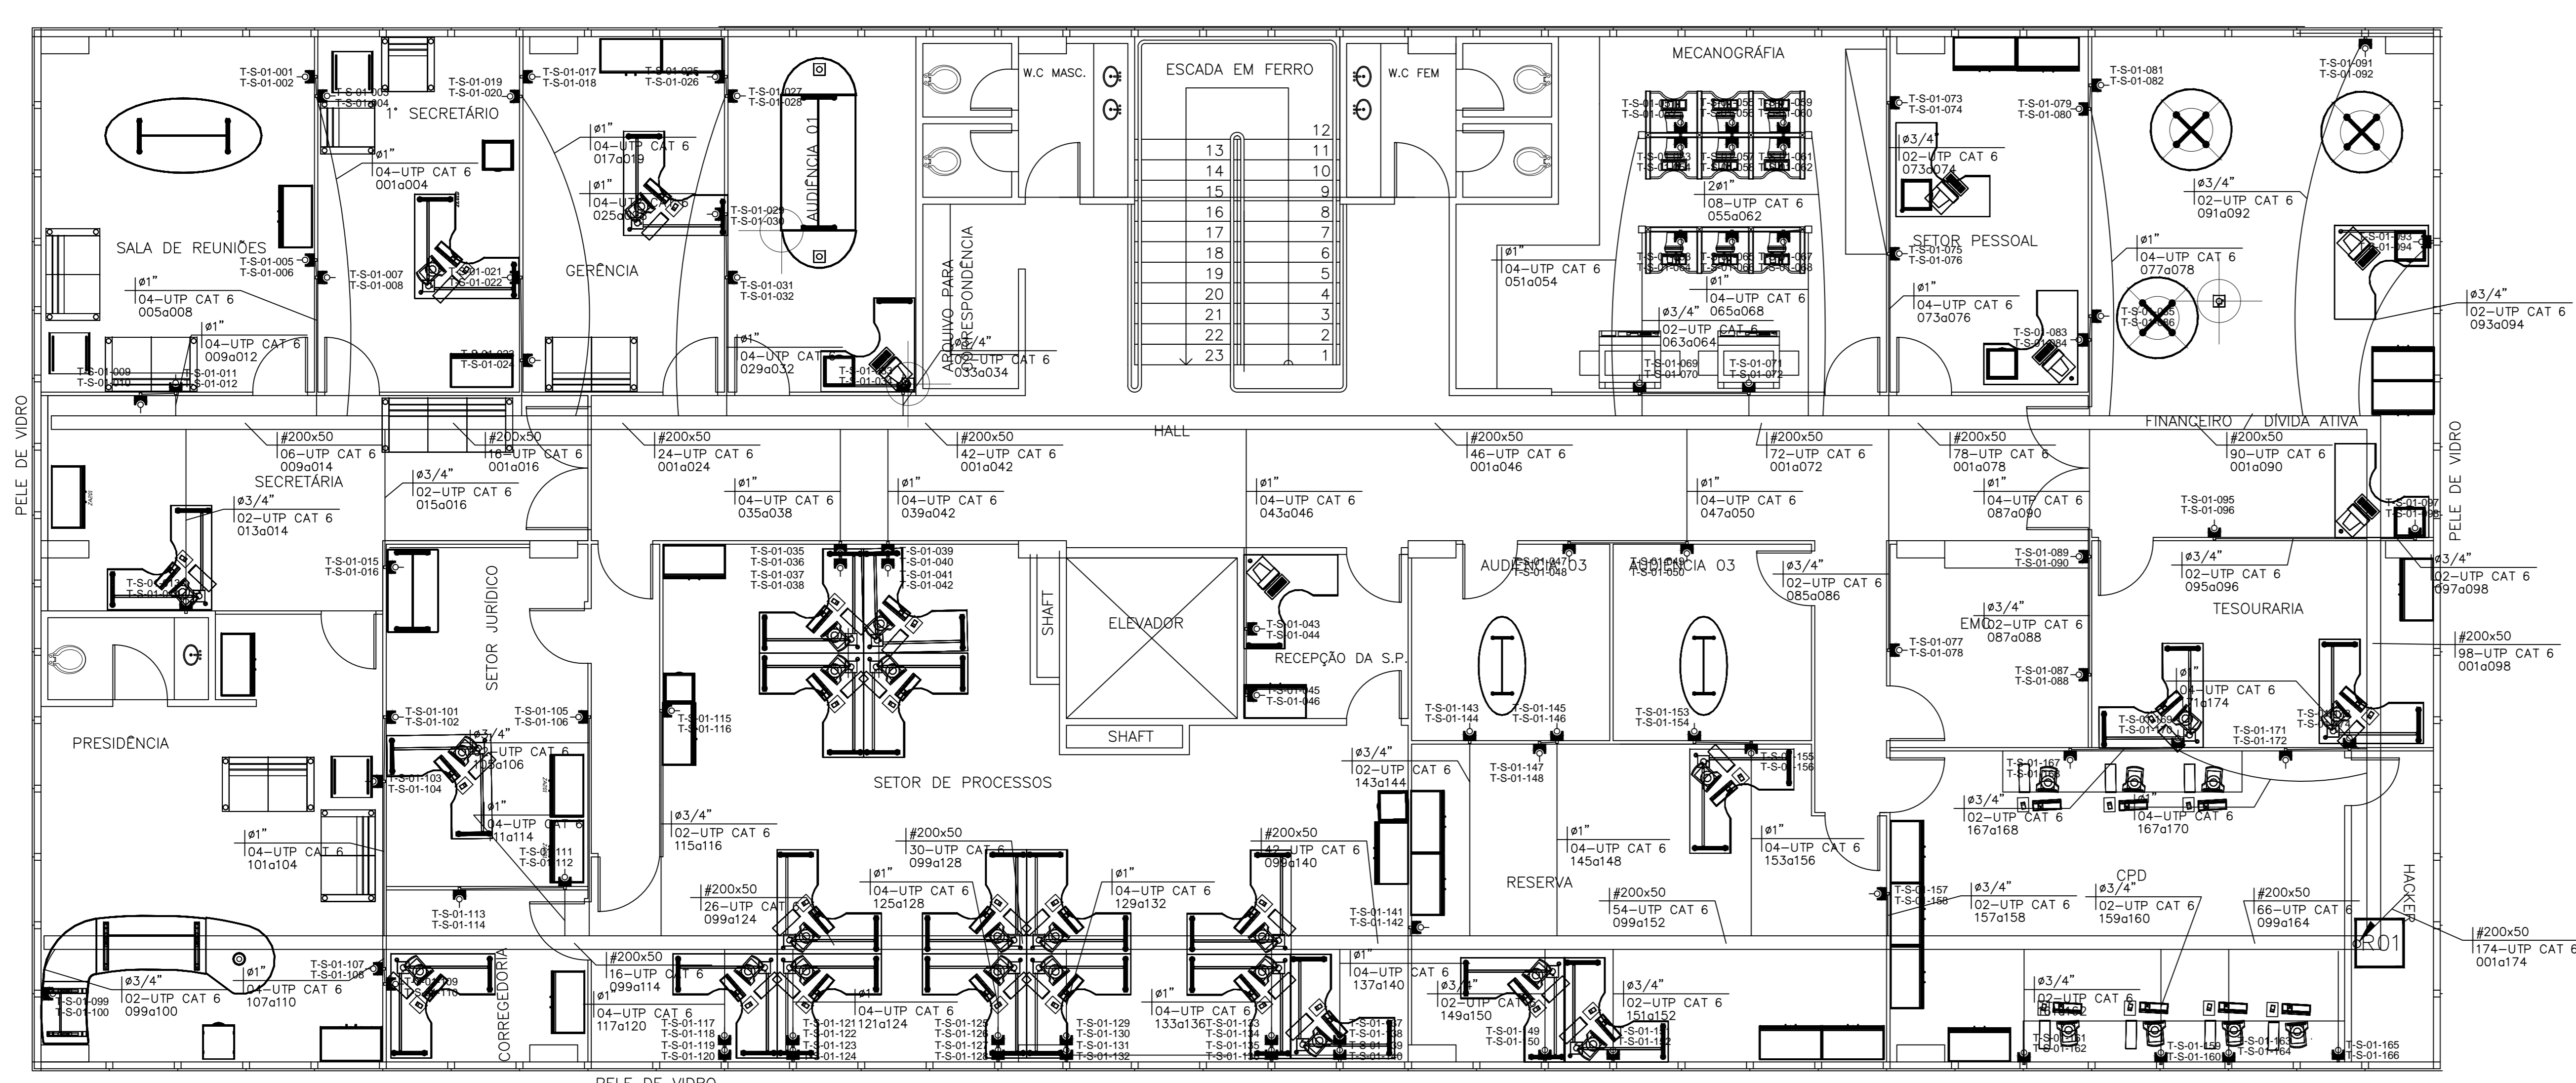

PLANTA BAIXA SUPERIOR REDE LOCAL
ESCALA 1/75




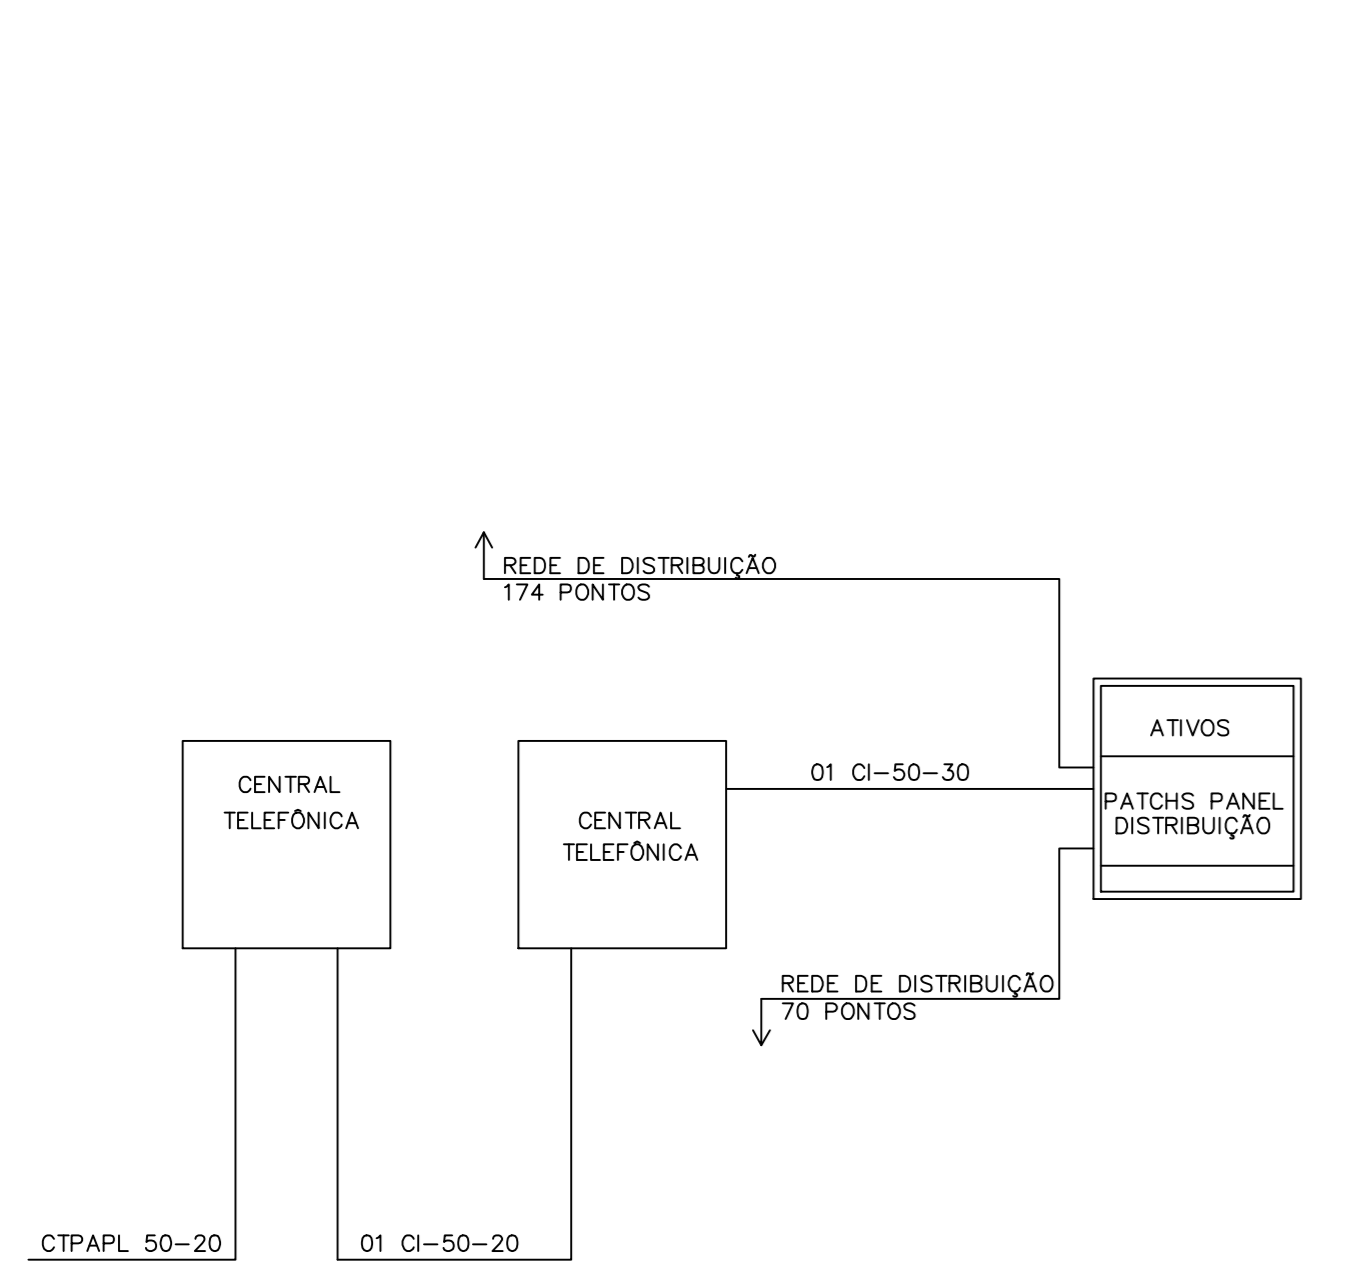



DIAGRAMA DA REDE ESTRUTURADA
SEM ESCALA

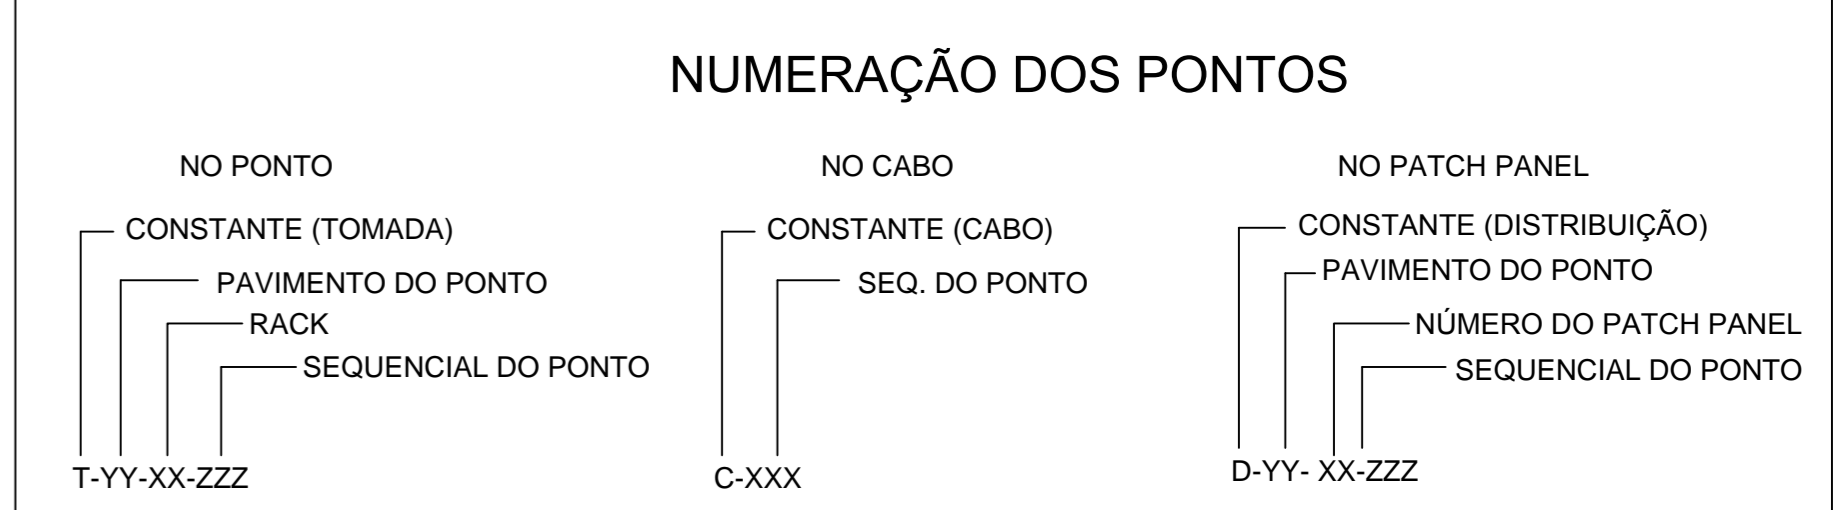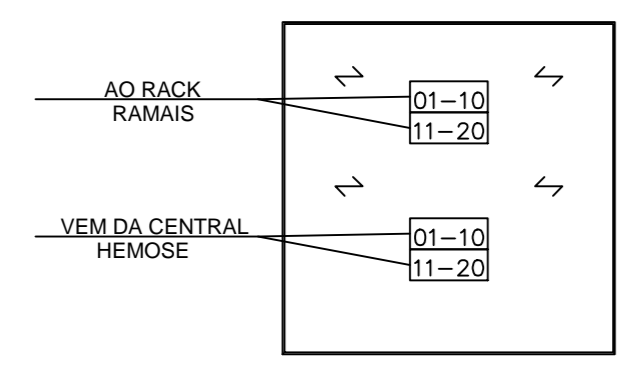

DETALHE DISTRIBUIDOR GERAL
SEM ESCALA

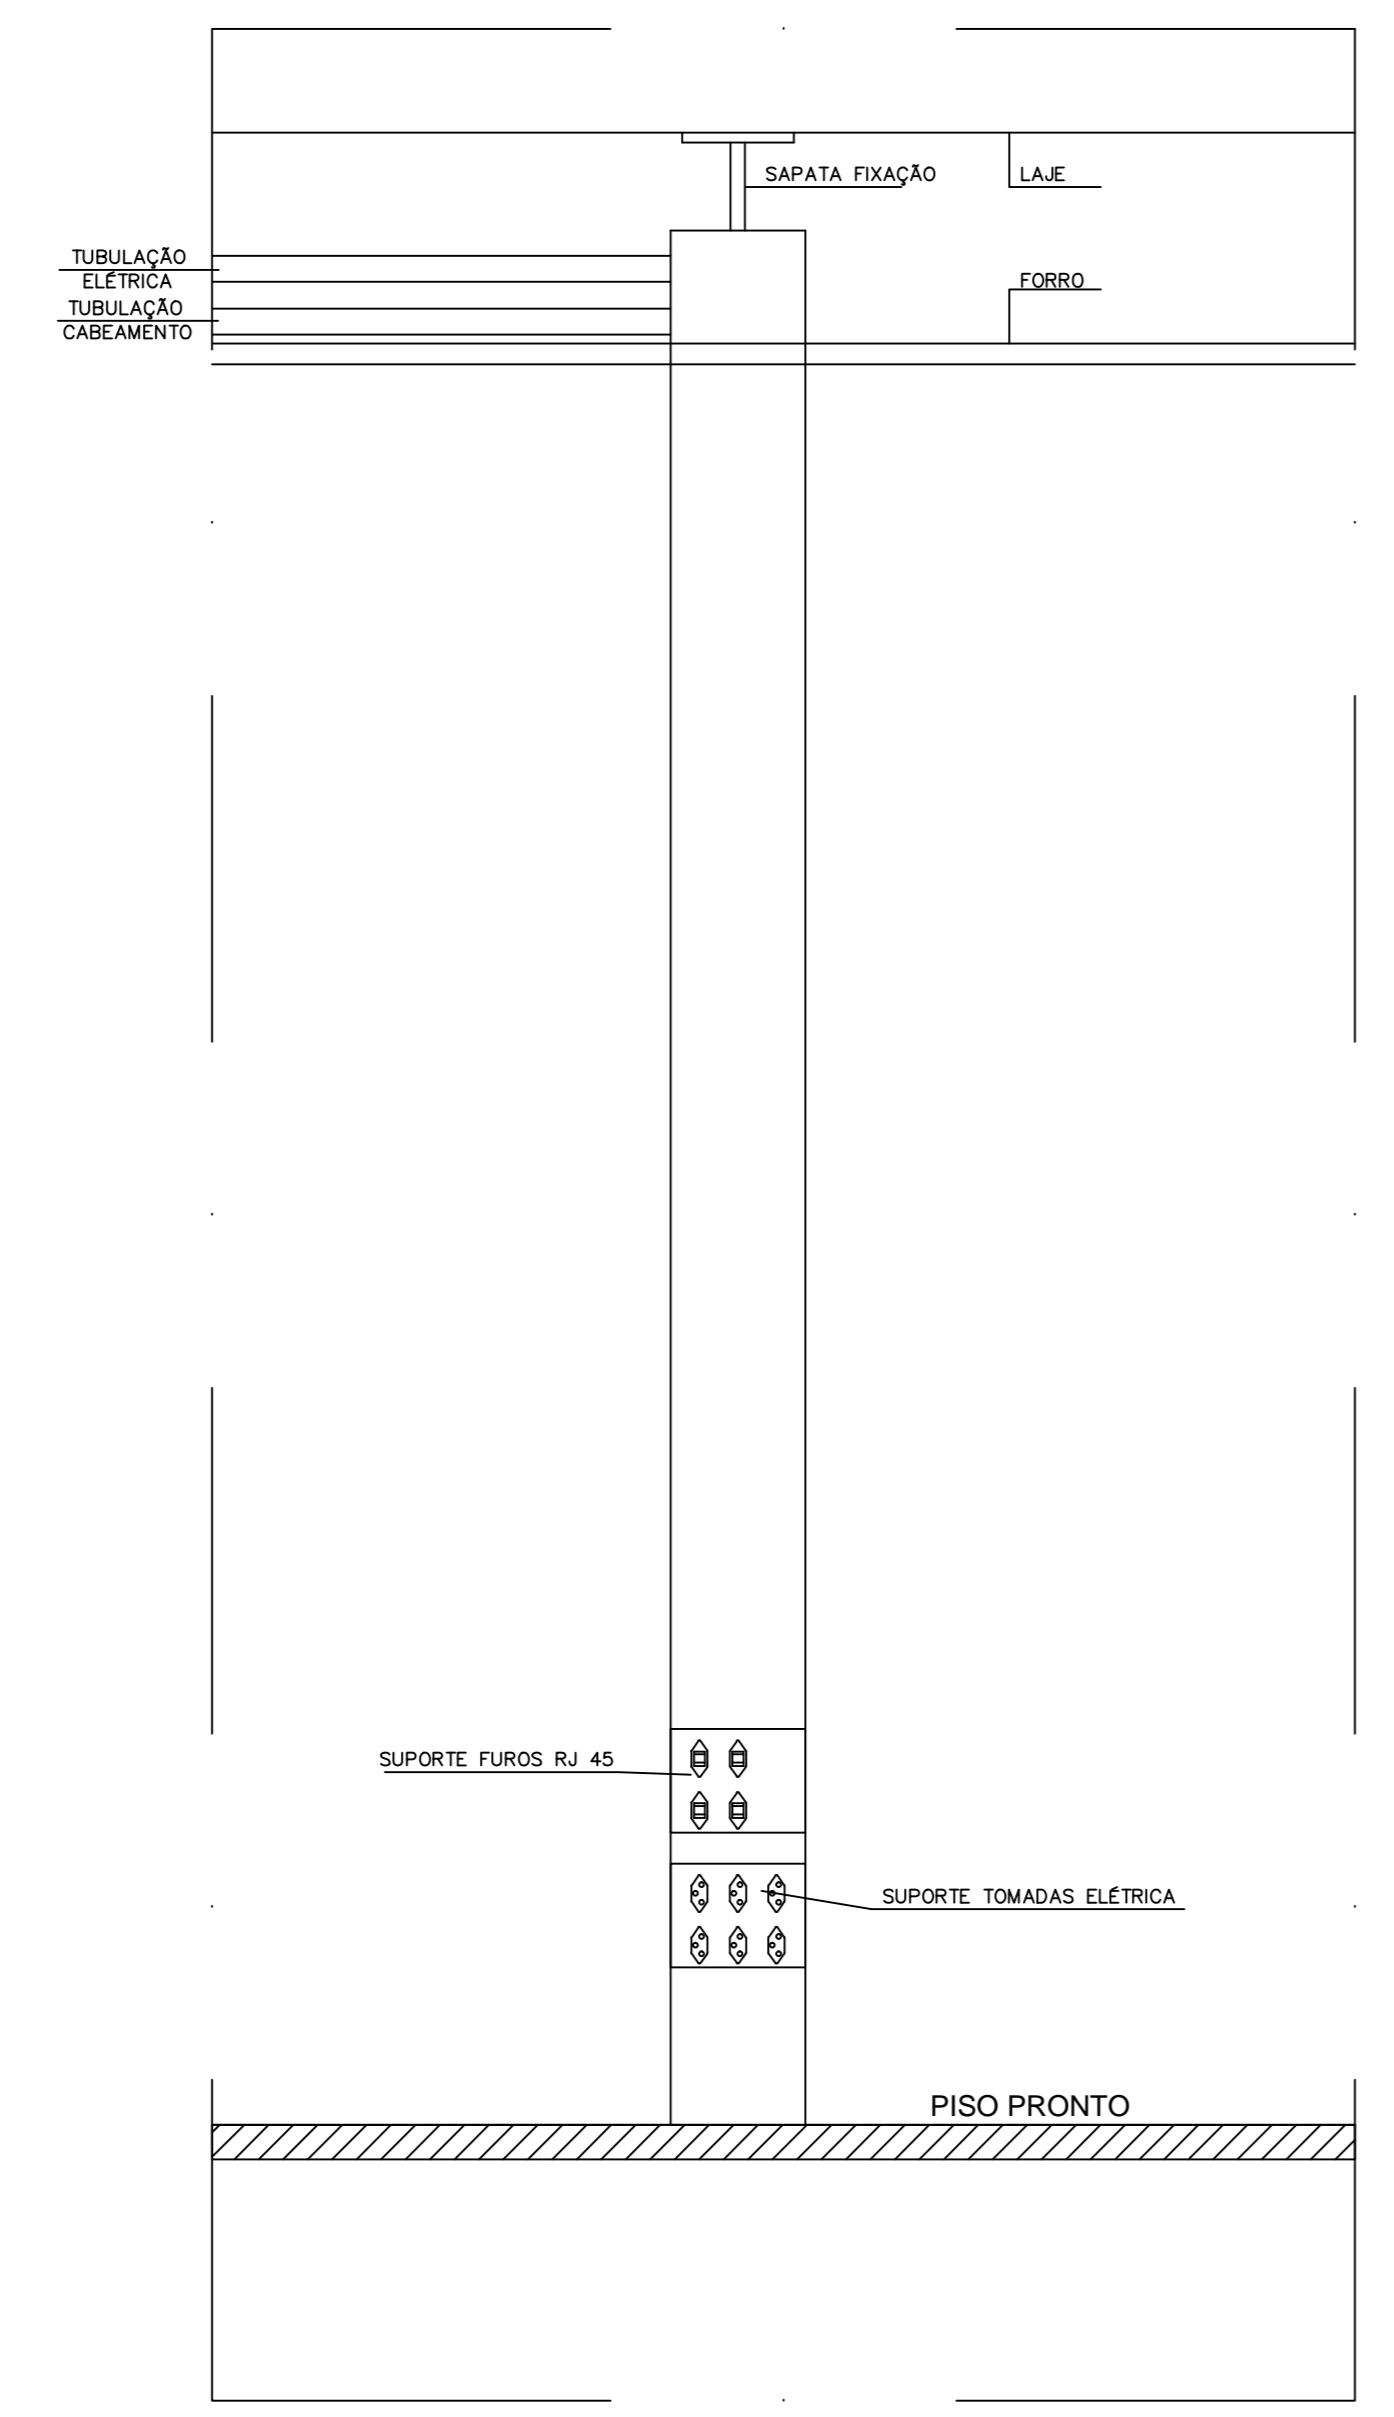

DETALHE DOS PONTOS NA ESQUADRIA/PILARES
SEM ESCALA

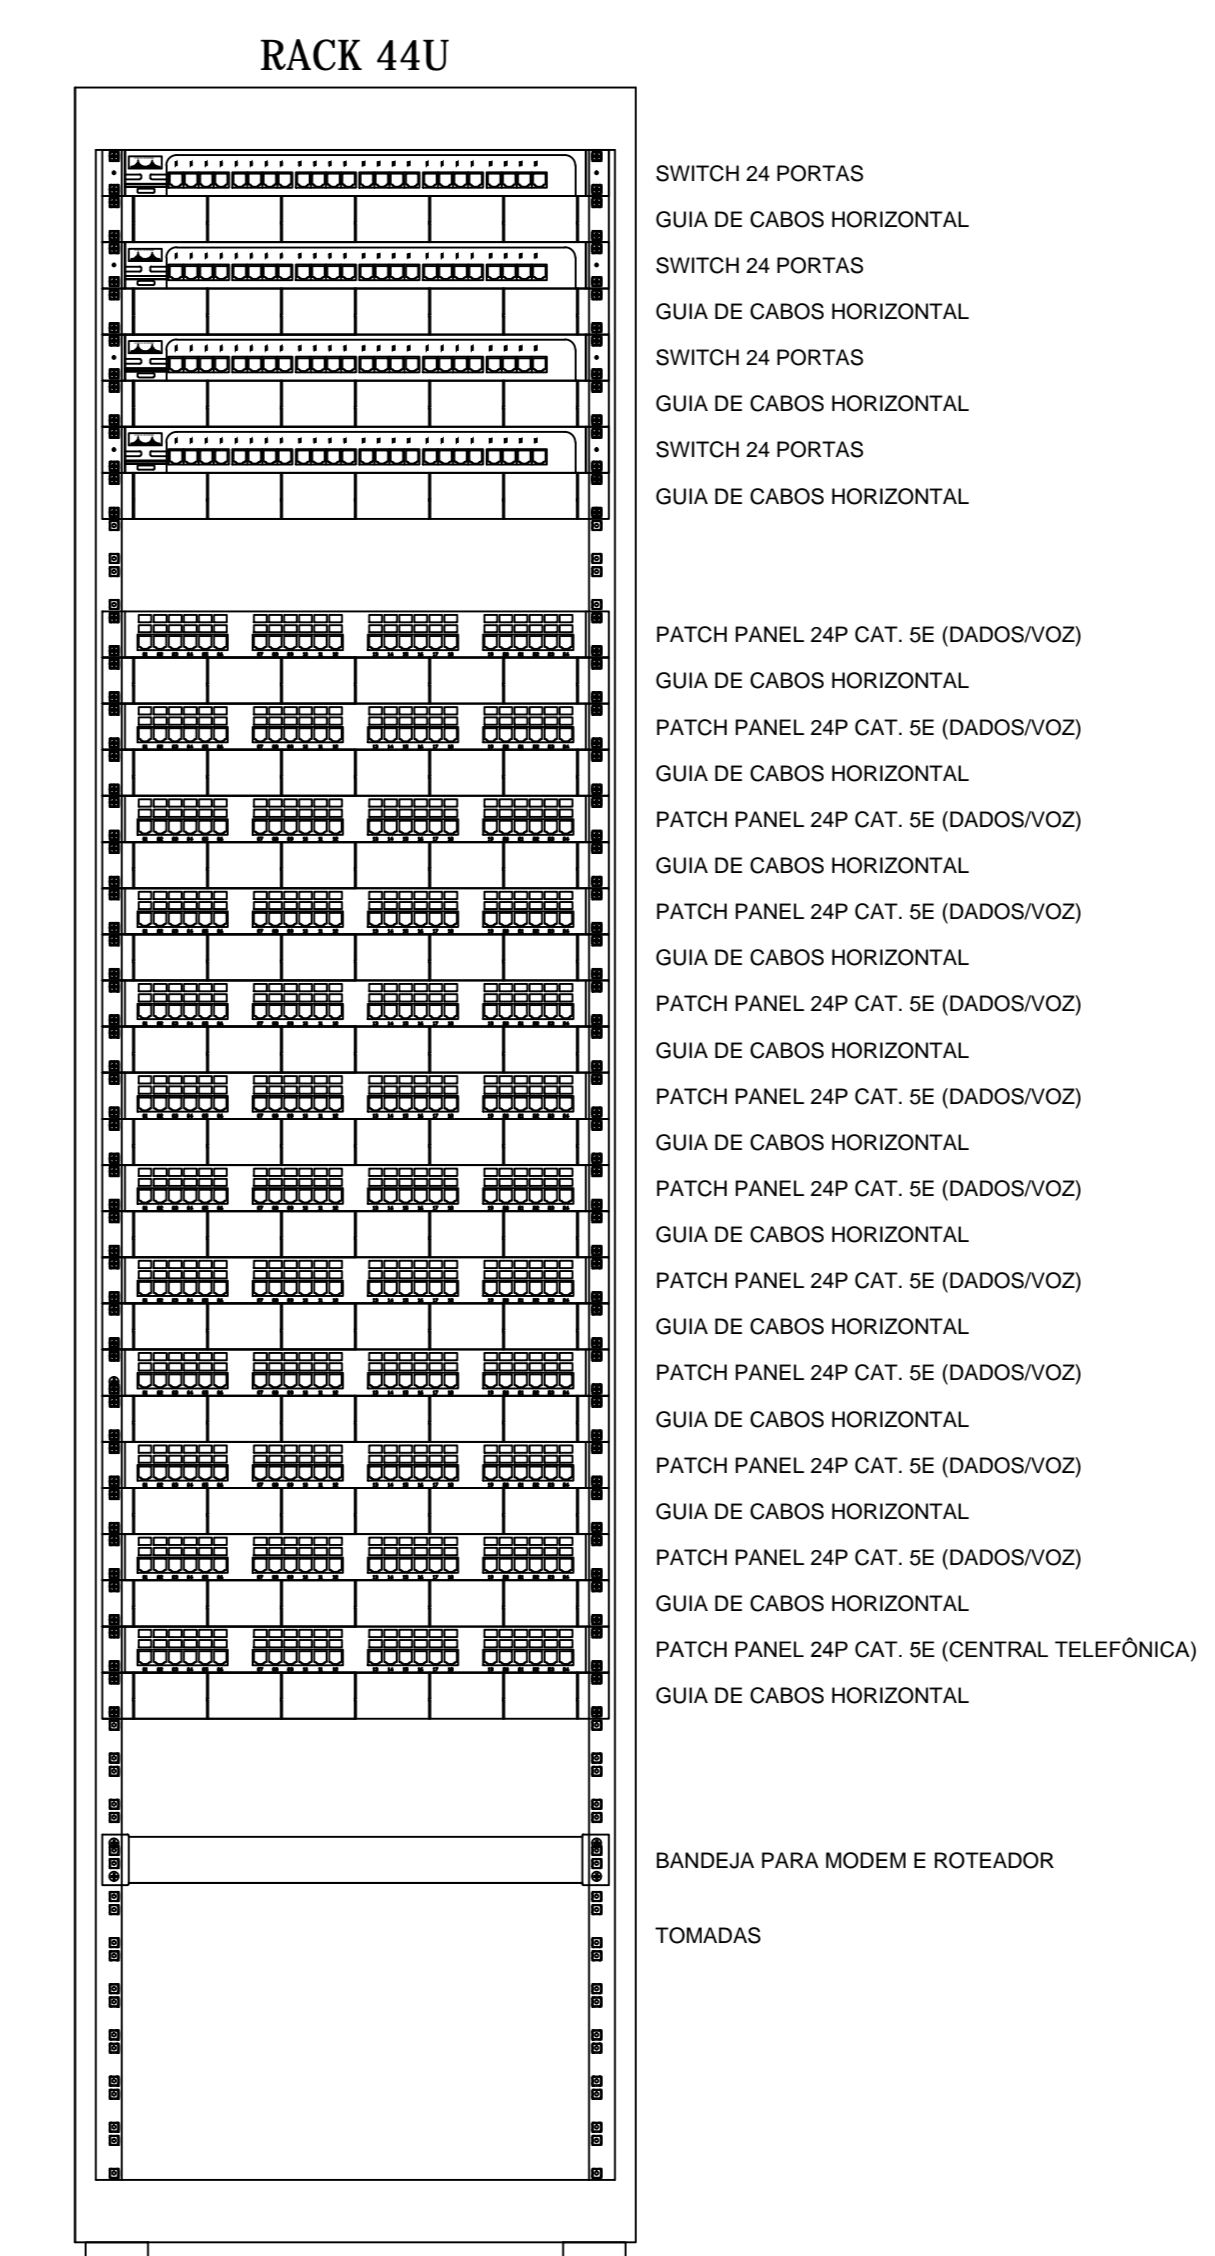

DETALHE DO RACK
SEM ESCALA

PROJETO EXECUTIVO

00	EMIÇÃO PARA APROVAÇÃO	31/03/2014
REVISÃO	COMENTÁRIOS	

MARCELO SANTOS DE SOUZA CREA-RN 270599440-8
RESP. PROJETO

RESP. EXECUÇÃO
CONSELHO REGIONAL DE MEDICINA DE SERGIPE
PROPRIETÁRIO

meo
PROJETOS E CONSULTORIA

TECFAL
SANTOS & SOUZA CONSULTORIA
PROJETOS E SERVIÇOS LTDA
proj@tecfalproj.com.br
(79) 8802-0043 (79) 3211-6545

RUA VIDAL DE NEGREIROS, N° 271,
BAIRRO: INACIO BARBOSA, ARACAJU-SE

CABEAMENTO ESTRUTURADO

OBRA CREMESE	LOCAL RUA BOQUIM, 589, CENTRO, ARACAJU-SE	
ASSUNTO PLANTA BAIXA SUPERIOR	JOB N°	FOLHA 02/02
DESENHO MARCELO SOUZA	ESCALA(S) 1:75	DATA 31/03/2014